


図名	平面図		
工事件名	災害時下水直結式仮設トイレ用 下水道管整備工事(その390)		
施工場所	青葉区あざみ野三丁目29番地3		
縮尺	S=1/250	図番	1/3
号線番号	0 ~ 8		
地形図番号	49-38, 49-39, 49-46, 49-47		
横浜市青葉区青葉土木事務所			

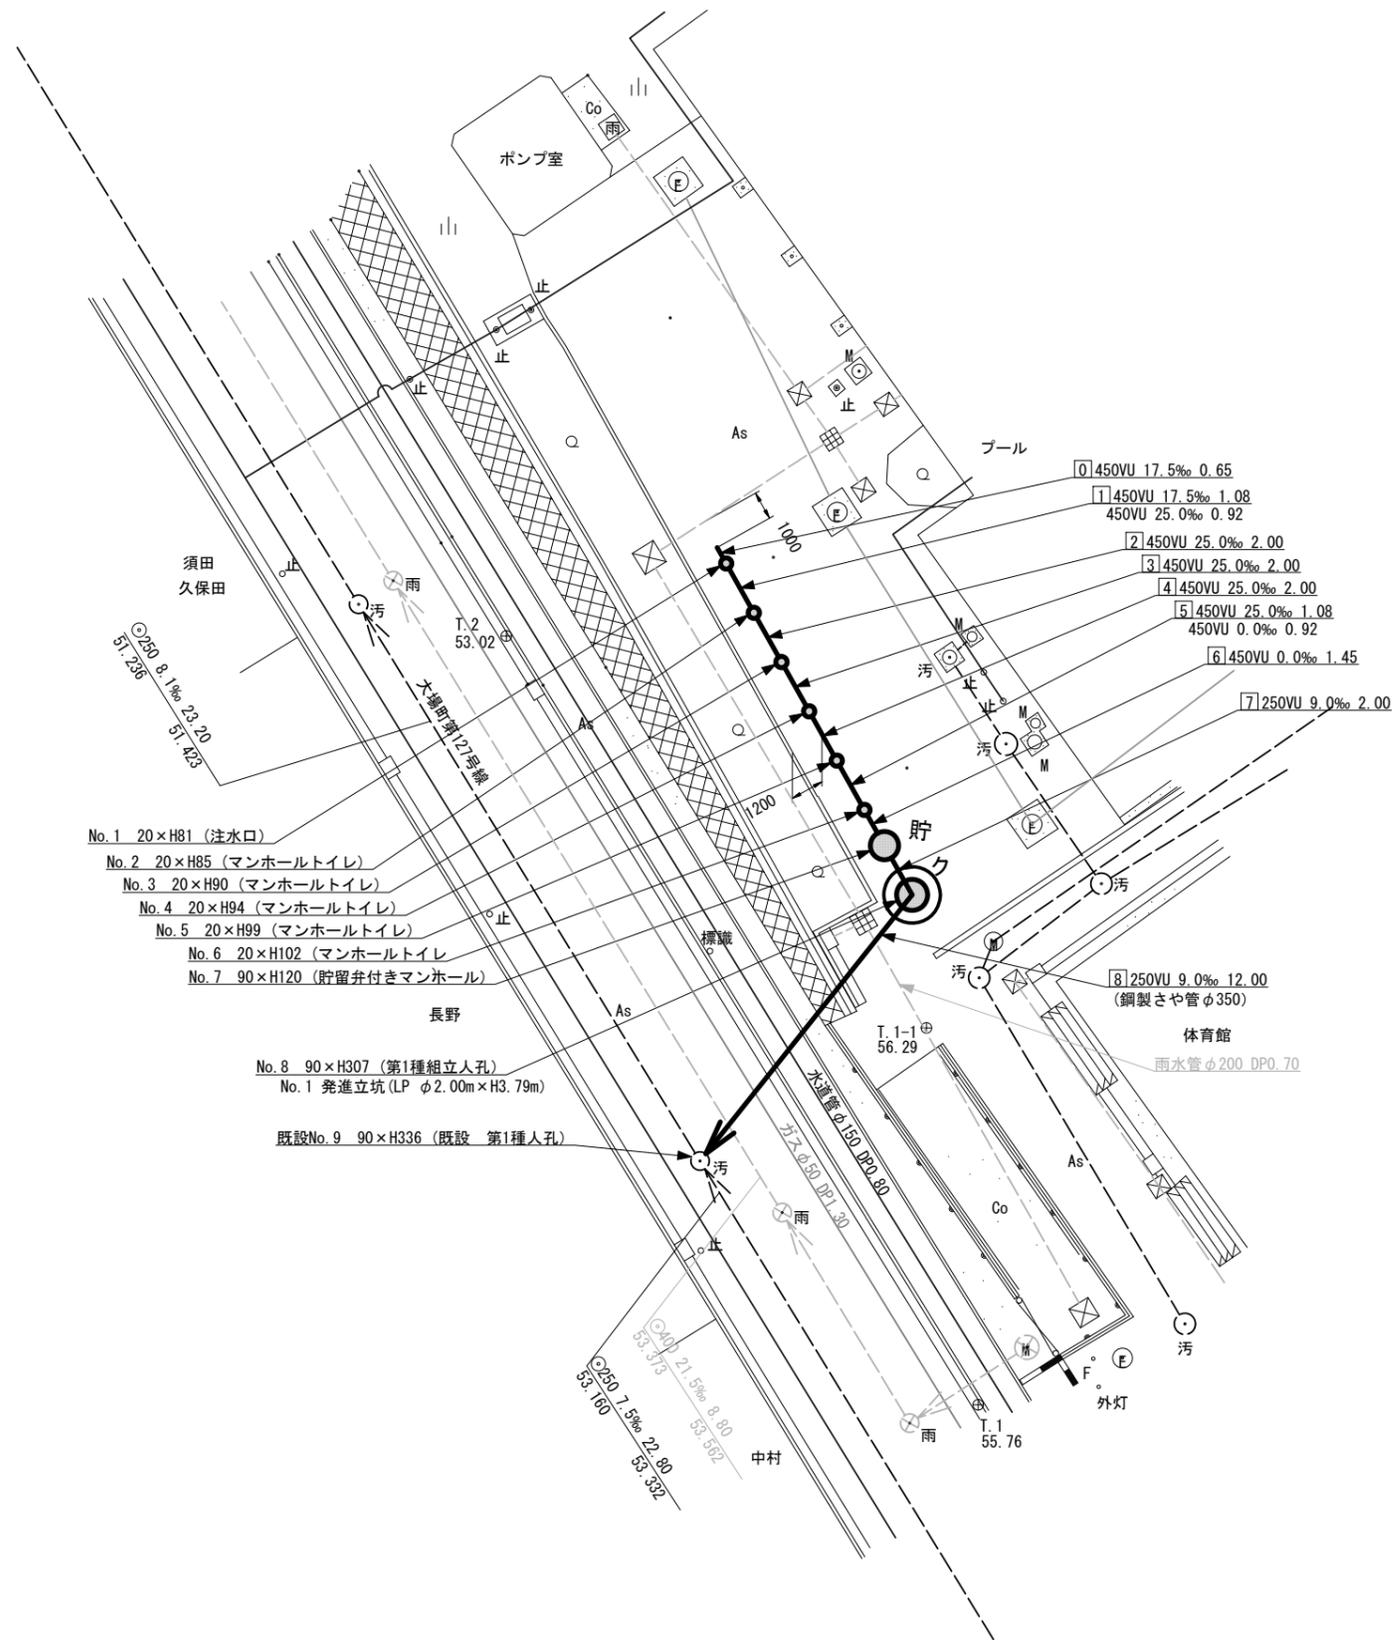

凡例

記号	説明
	新設污水管きよびます(マンホールトイレ)
	新設污水管きよび貯留弁付マンホール
	新設污水管きよび第1種組立人孔
	新設污水管きよび塩ビマンホール
	既設污水管きよび第1種人孔・ます
	既設污水管きよび第1種人孔・ます
	既設雨水管きよび人孔・ます
	ガス管
	電気
	水道管